


PIANTA PIANO QUARTO - Scala 1:100

LEGENDA SIMBOLI

- VIE DI ESODO ORIZZONTALI
- VIE DI ESODO VERSO IL BASSO
- USCITE DI EMERGENZA
- PULSANTE GENERALE SGANCIO
- FERMAPORTA ELETTROMAGNETICO
- PULSANTE DI ALLARME MANUALE SOTTO VETRO
- TARGA OTTICO ACUSTICA ALLARME
- SIRENA/CAMPANA IMPIANTO ALLARME
- IDRANTE ANTINCENDIO DN45
- NASPO ANTINCENDIO DN25
- MANIGLIONE ANTIPANICO
- PORTA TAGLIAFUOCO RE 30
- PORTA TAGLIAFUOCO EI 60/120
- PARETE REI/EI 30
- PARETE REI/EI 60
- PARETE REI/EI 120
- PARETE/SETTO IN c.a. R/REI 120
- ESTINTORE PORTATILE A POLVERE

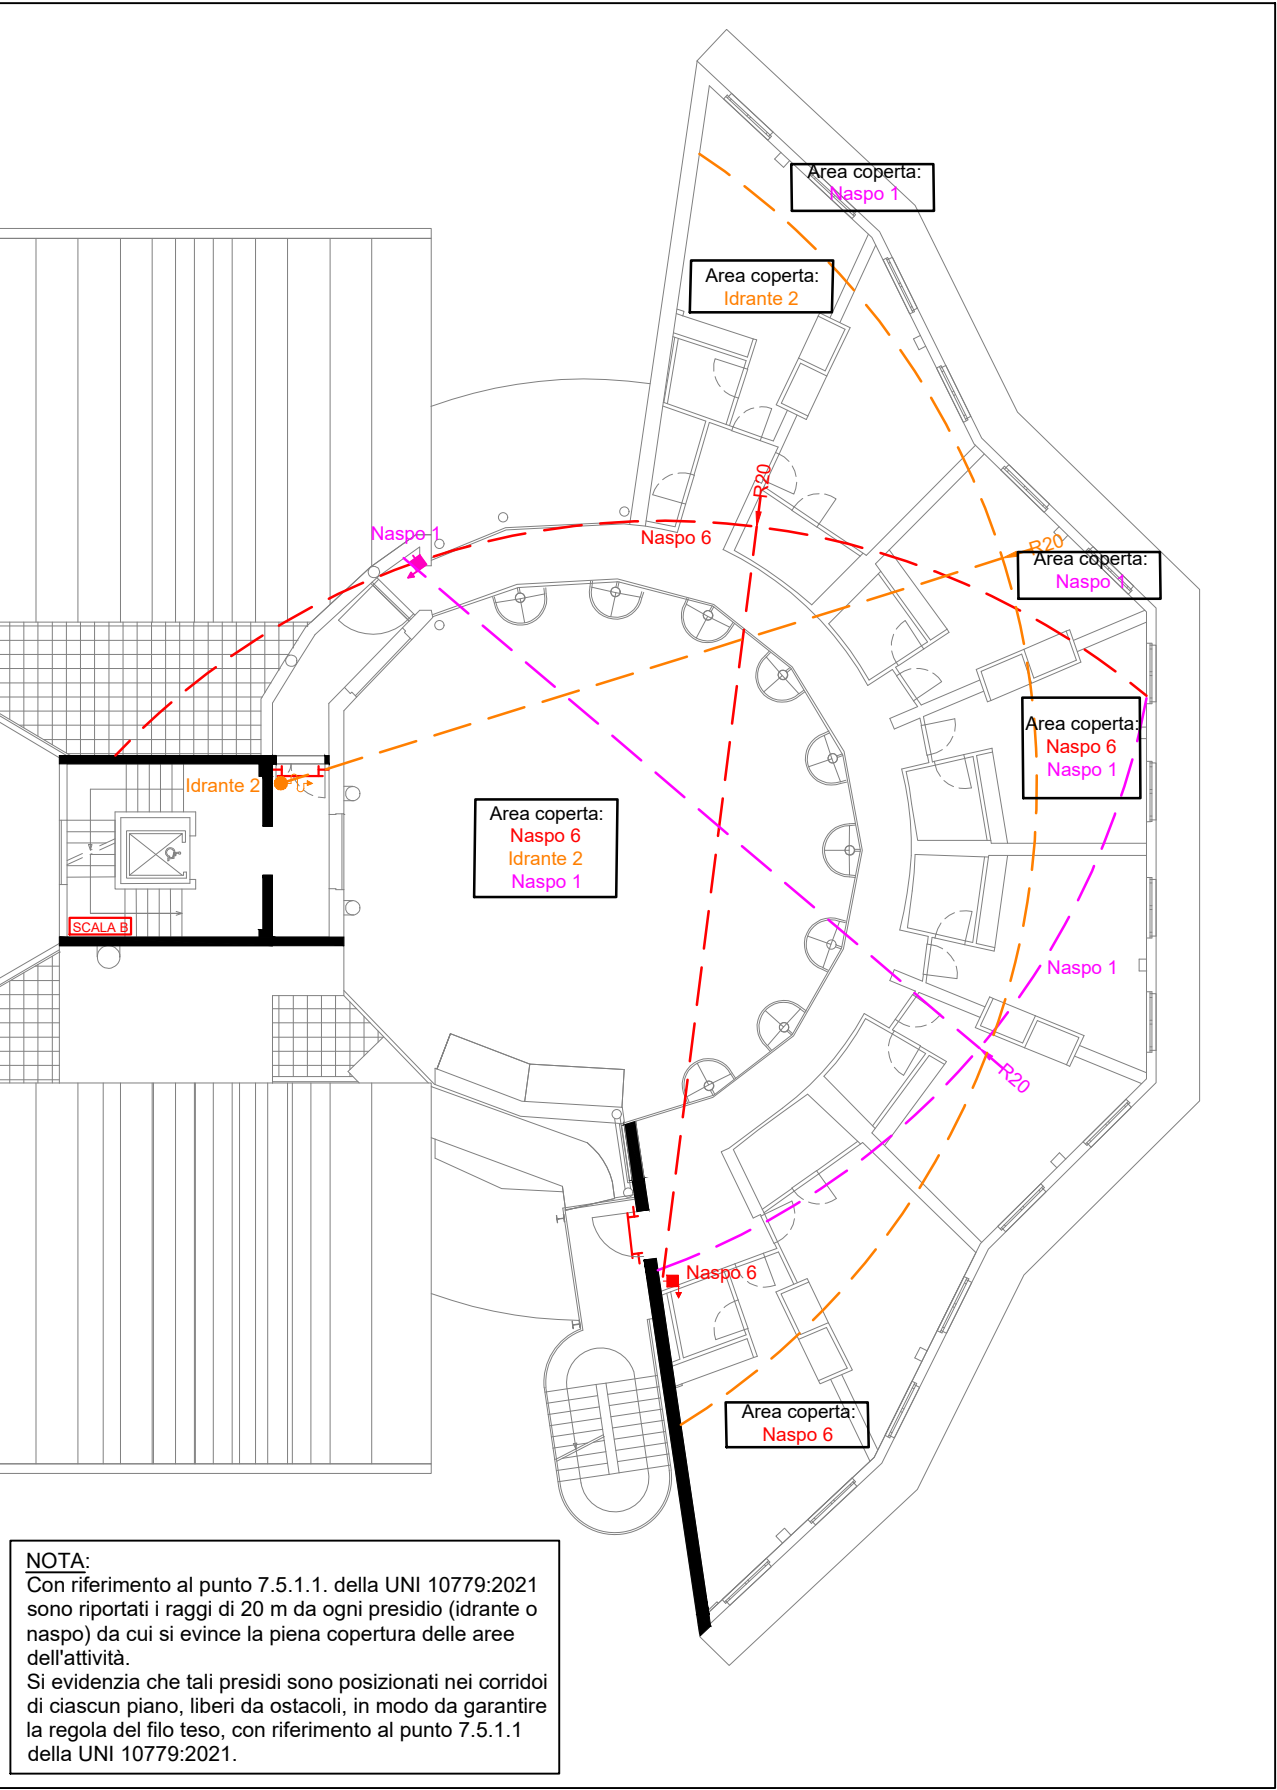

COPERTURA IDRANTI-NASPI
Scala 1:200

NOTA:
Tutti i locali sono protetti dall'impianto di rilevazione incendio con rilevatori di fumo puntiformi per i quali si rimanda al progetto as built presente nel fascicolo presso DSU e di cui alle relative DICO allegato



SEDE LEGALE E OPERATIVA:
Via Baldinucci, 14/A - 59100 PRATO
tel. 0574 690381 - 36713 - fax 0574 36965
www.2000.it - e-mail: info@2000.it



COMMITTENTE:



AZIENDA REGIONALE
DIRITTO ALLO STUDIO UNIVERSITARIO
RESIDENZA UNIVERSITARIA S. MINIATO LOTTO 2

OGGETTO:

S.C.I.A. AI FINI ANTINCENDIO PER LA RESIDENZA UNIVERSITARIA SAN MINIATO - LOTTO 2 sita in VIA ENRICO DE NICOLA N. 9, SIENA (SI)
Attività principale individuata al punto 66.4.C (Residenza)
Attività secondarie individuate ai punti 74.1.A (Cucina/mensa),
74.1.A (Impianto Termico) , 75.1.A (Autorimessa)
All. I del D.P.R. 151/2011 - RIF. Pratica VV.F. 13421

TITOLO:

PIANTA PIANO QUARTO
COPERTURA IDRANTI-NASPI

TAV:

SCIA- 5/7

5			
4			
3			
2			
1			
0	FEB 2025	EMISSIONE	C.G.
REV.	DATA	DESCRIZIONE	DIS.
		DESCRIPTION	DRW

SCALA: 1:100 1:200

FORMATO: A1-AII

RIFERIMENTO: 2022-14-SCIA_5/7

SENZA NOSTRO CONSENSO QUESTO DISEGNO NON SI PUO' RIPRODURRE NE' COPIARE NE' COMUNICARE A TERZE PERSONE (VIGENTI LEGGI D'AUTORE)
WITHOUT OUR APPROVAL THIS DWS. CANNOT BE COPIED REPRODUCED OR DISCUSSED WITH THIRD PERSONS (COPYRIGHT LAWS IN FORCE)