


**NOTA:**  
Tutti i locali sono protetti dall'impianto di rilevazione incendio con rilevatori di fumo puntiformi per i quali si rimanda al progetto as built presente nel fascicolo presso DSU e di cui alle relative DICO allegate

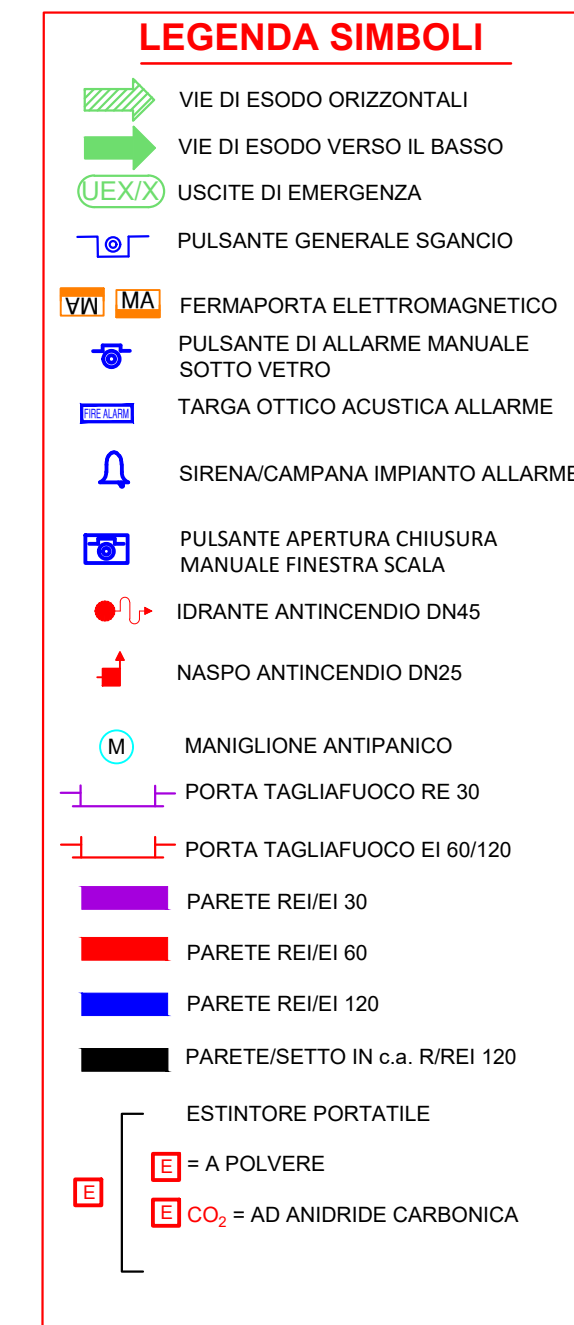

SEDE LEGALE E OPERATIVA:  
Via Baldinucci, 14/A - 59100 PRATO  
tel. 0574 606387 - 36719 - fax 0574 36966  
www.t2000.it - e-mail: info@t2000.it



COMMITTENTE



**AZIENDA REGIONALE**  
DIRITTO ALLO STUDIO UNIVERSITARIO  
RESIDENZA UNIVERSITARIA S. MINIATO LOTTO 2

OGGETTO:

S.C.I.A. AI FINI ANTINCENDIO PER LA RESIDENZA UNIVERSITARIA SAN  
MINIATO - LOTTO 2 sita in VIA ENRICO DE NICOLA N. 9, SIENA (SI)  
Attività principale individuata al punto 66.4.C (Residenza)  
Attività secondarie individuate ai punti 74.1.A (Cucina/mensa),  
74.1.A (Impianto Termico) , 75.1.A (Autorimessa)  
All. I del D.P.R. 151/2011 - RIF. Pratica VV.F. 13421

TITOLO:


PIANTA PIANO PRIMO  
COPERTURA IDRANTI-NASPI

TAV:

SCIA- 2/7

5			
4			
3			
2			
1			
0	FEB 2025	EMISSIONE	C.G
REV.	DATA DATE	DESCRIZIONE DESCRIPTION	DIS. REV

IL PROGETTISTA:  
DOTT. ING. ANDREA ROSATI

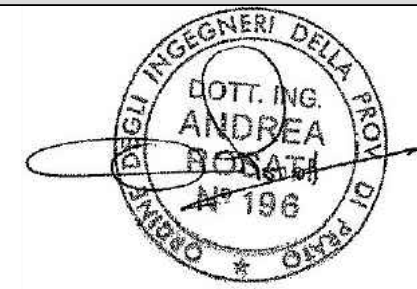

SCALA: 1:100 1:200

FORMATO: A1-AII

RIFERIMENTO: 2022-140-SCIA\_2/7

SENZA NOSTRO CONSENSO QUESTO DISEGNO NON SI PUO' RIPRODURRE NE' COPIARE NE' COMUNICARE A TERZE PERSONE (VIGENTI LEGGI D'AUTORE)  
WITHOUT OUR APPROVAL THIS DRAWING CANNOT BE COPIED REPRODUCED OR DISCUSSED WITH THIRD PERSONS (COPYRIGHT LAWS IN FORCE)