
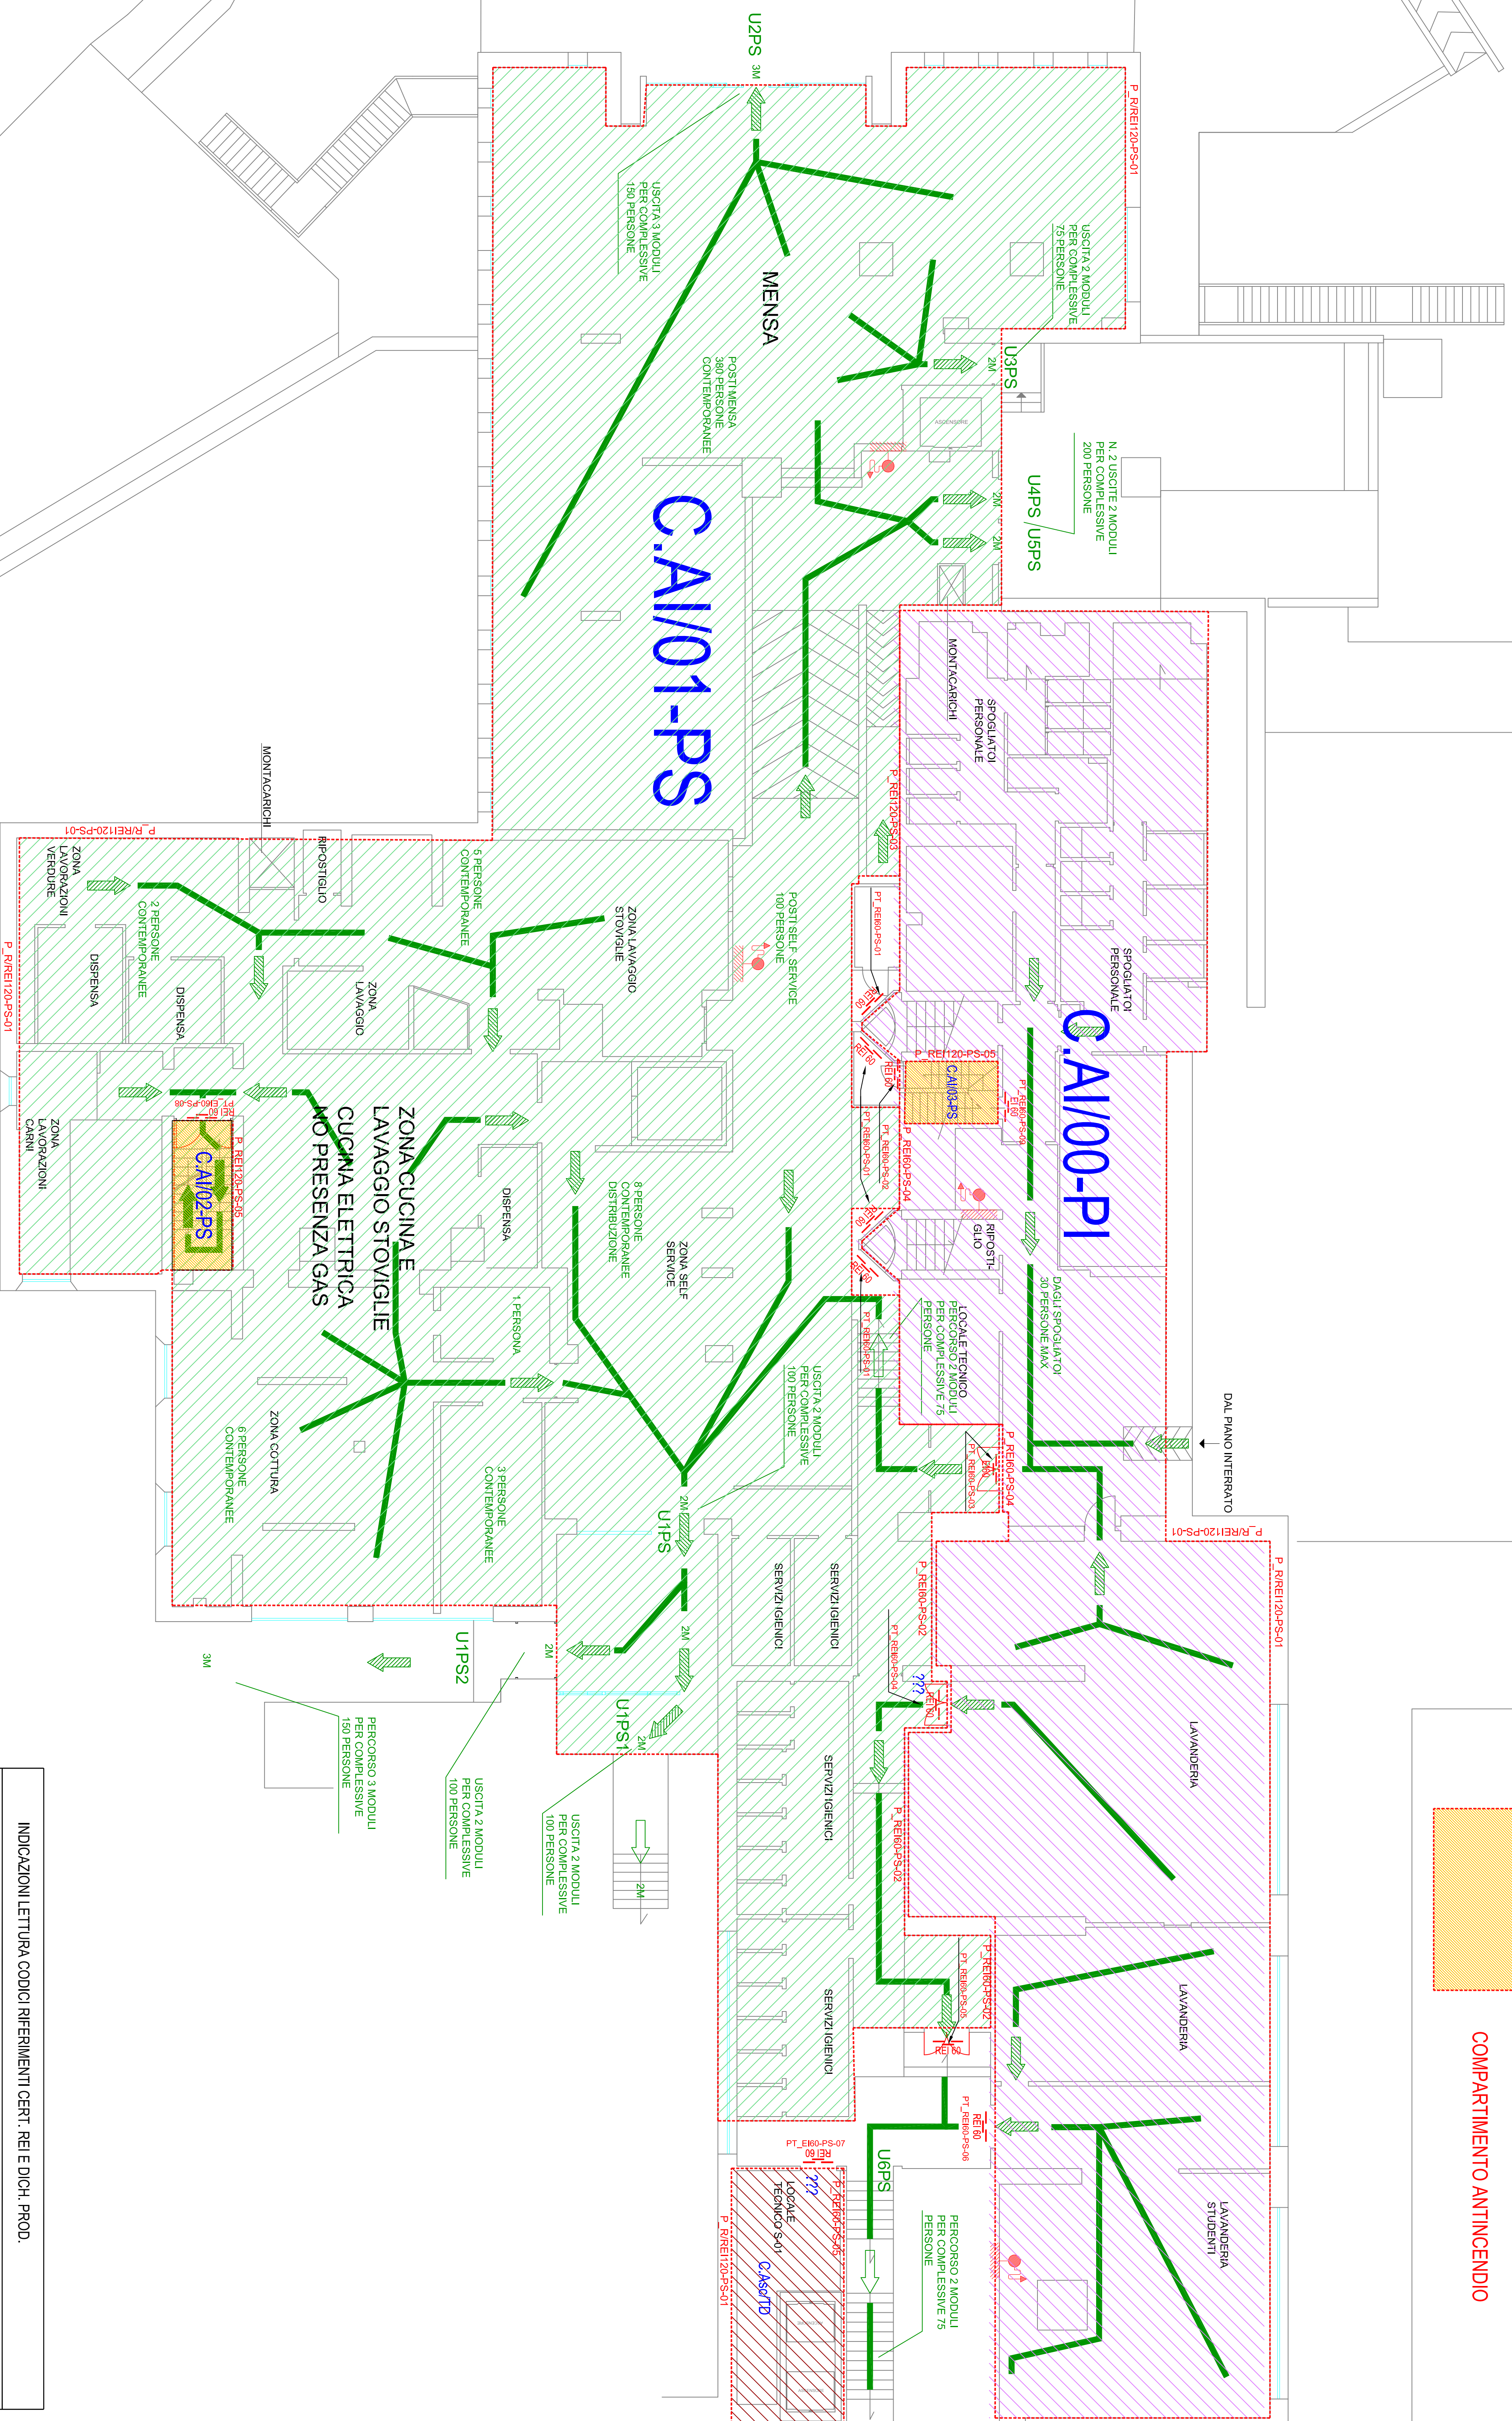


Piano Seminterrato

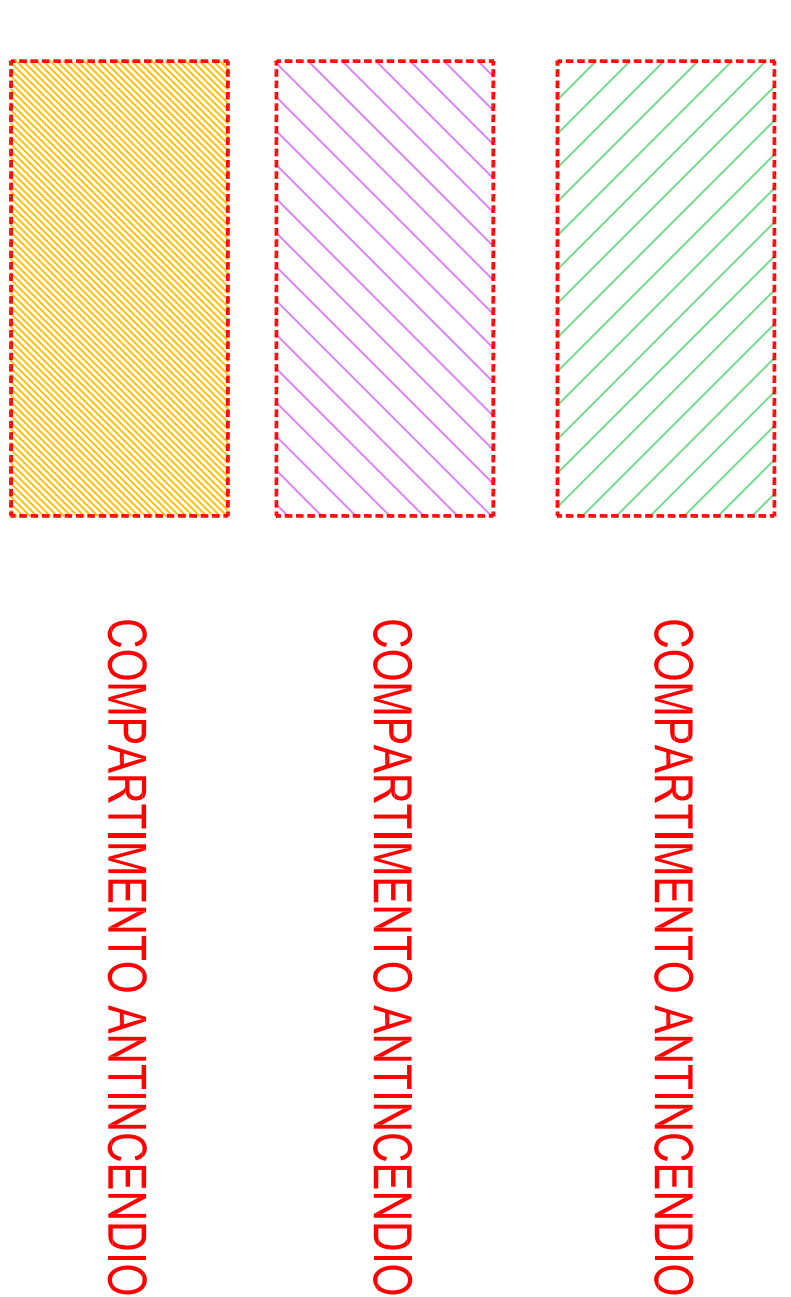

RIFERIMENTI MODELLI PN : CERT, REI E DICH, PROD. - PIANO SEMINTERRATO			
COMPARTIMENTO ANTINCENDIO	SUPERFICIE [mq]	CODICE CERT, REI	CODICE DICH-PROD
CAI/01-PS	1250	P_REI/120-PS-01	PT_REI60-P-I01
		P_REI60-PS-02	PT_REI60-P-I02
		P_REI120-PS-03	PT_REI60-P-I03
		P_REI60-P-I04	PT_REI60-P-I04
		P_REI60-P-I05	PT_REI60-P-I05
CAI/00-PI comunicazioni con il piano interrato	1600	P_REI/120-PS-01	PT_REI60-P-I01
		P_REI60-PS-02	PT_REI60-P-I02
		P_REI120-PS-03	PT_REI60-P-I03
		P_REI60-P-I04	PT_REI60-P-I04
		P_REI120-PS-05	PT_REI60-P-I05
CAI/02-PS	11		PT_REI60-PS-06
CAI/03-PS	7	P_REI120-PS-05	PT_REI60-PS-06
CAI/04-TD	32	P_REI/120-PS-01	PT_REI60-P-I07
		P_REI120-PS-05	

**Studio Tecnico Associato
G.M. ENGINEERING**
P.A. SCARPELLI & SCARPELLI DI BACCILLINI M. STEVANI

Pratica Tecnica
00174 n. 49
del 12/05/2014
Prot. n. 0050477/2014
Atto di registrazione
17/05/2014

AZIENDA REGIONALE PER IL DIRITTO ALLO STUDIO UNIVERSITARIO TOSCANO

DESCRIZIONE
ADEGUAMENTO ALL'NORME DI PREVENZIONE INCENDI
RESIDENZA UNIVERSITARIA - P. CALAMANDREI
VIALE MORICORDINI - FIRENZE
COMMITTENTE
Azienda Regionale per il Diritto allo Studio Universitario Toscano
Viale Gherardo, 36 - 50132 Firenze

COMPARTIMENTAZIONE ANTINCENDIO, VIE DI ESODO E PRESIDI ANTINCENDIO

SCALA 1:100
TAV. PS
AS-BUILT
DATA
26.06.2014

PRODOTTORE
Dott. Ing. Pietro A. Scarpino
COLLABORATORE
Piero Manno Stupiani

Scarpino Pietro
L. 12/01/2014 n. 49
del 12/05/2014
Prot. n. 0050477/2014
Atto di registrazione
17/05/2014

IN PRESSIONE A DATA
REDAZIONE: 21/07/2013

IN PRESSIONE A DATA

IN PRESSIONE A DATA

IN PRESSIONE A DATA

Questo foglio rappresenta una parte integrante dell'opera e non può essere separato senza autorizzazione dello Studio Tecnico Associato G.M. ENGINEERING